
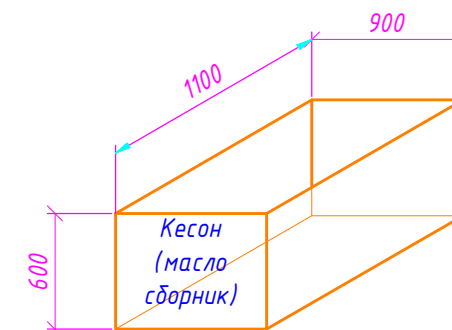


План на отг. 0.000
M1:50

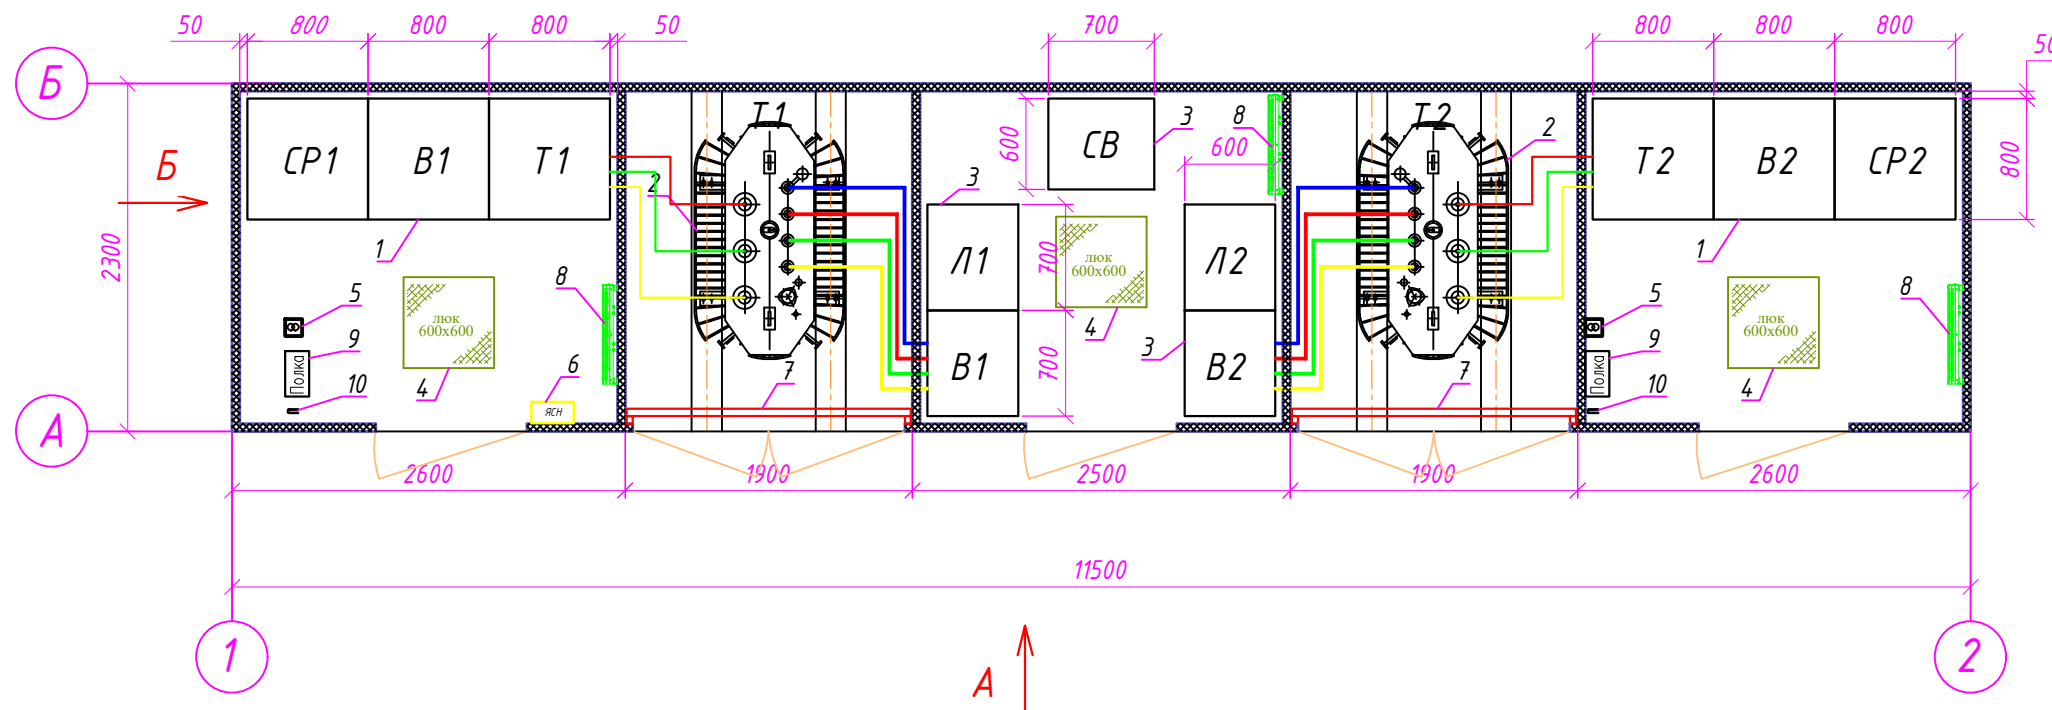

Спецификация элементов на лист

Поз.	Обозначение	Наименование	Кол.	Примеч.
1	Ячейки 10 кВ	КСО-393	6	
2	ТМГ-630/10	Трансформатор масляный 630 кВА	2	1860 кг - полная, 439 кг - масла
3	Ячейки 0,4 кВ	Распределительное устройство 0,4 кВ	1	
4		Люк (доступ в кабельный полуэтаж)	3	
5	ЯТП-0,25-220-12	Ящик с трансформатором понижающим	2	
6	ЯСН	Шкаф собственных нужд	1	
7		Барьер в трансформаторную камеру	2	
8		Электроконвектор 1,5 кВт со встроенным терморегулятором	3	
9		Полка инвентарная	2	
10	ШО-15	Штанга оперативная	2	

1. Здание устанавливается в виде готового блока с полностью смонтированным оборудованием.
2. Над входами в помещения РЧНН и РЧВН ТП предусмотреть козырьки с уклоном 10°.
3. Предусмотреть установку полки инвентарной в РЧНН и РЧВН, электроконвекторы (по 2 шт.)
4. Предусмотреть рабочее и аварийное освещение модульного здания светодиодными светильниками в соответствии с требованиями СП 52.13330.2016 и ПУЭ 7 изд.
5. Для организации переносного освещения в помещениях РЧНН и РЧВН предусмотреть ящик ЯТП-0,25-220-12.
6. Предусмотреть люки 800х800 мм в полу ТП для доступа к кабельным трассам.
7. Раскладку кабелей ВН и НН по дну кабельных прямков выполнять с учетом допустимых радиусов изгиба кабелей.
8. Розетки 230 В, обогрев, охранно-пожарную сигнализацию, запитанные от ЯСН, шкаф учета ШУ для счетчика.
9. Кесон выполнить из стали толщиной 3 мм, окрасить и установить на бетонное основание под трансформаторной камерой.
10. В комплект поставки ТП включить кесон, лестницы длиной 2 м для доступа в техподполье, закладные детали для монтажа лестницы, средства пожаротушения, диэлектрические коврики, комплект основных и дополнительных средств защиты.
11. Для закрепления трансформатора на направляющих предусмотреть упоры, устанавливаемые с обеих сторон трансформатора.

						03-24.ЭС.2				
						Строительство 2БКТП-630кВА, 10/0.4кВ по адресу: Московская обл. г. Краснознаменск, ул. Строителей, дом №10 кадастровый номер земельного участка 50:51:0010305:9				
Изм.	Кол.уч	Лист	№ док.	Подпись	Дата					
Разраб.		Сухих			11.2024	Электротехнические решения		Стадия	Лист	Листов
Проверил		Яшин			11.2024			Р	4	
Н.контр.		Сидюков			11.2024	Компоновка оборудования. М1:50		ООО "РанПрофПроект"		
ГИП		Сидюков			11.2024					